


Генплан города Иссык

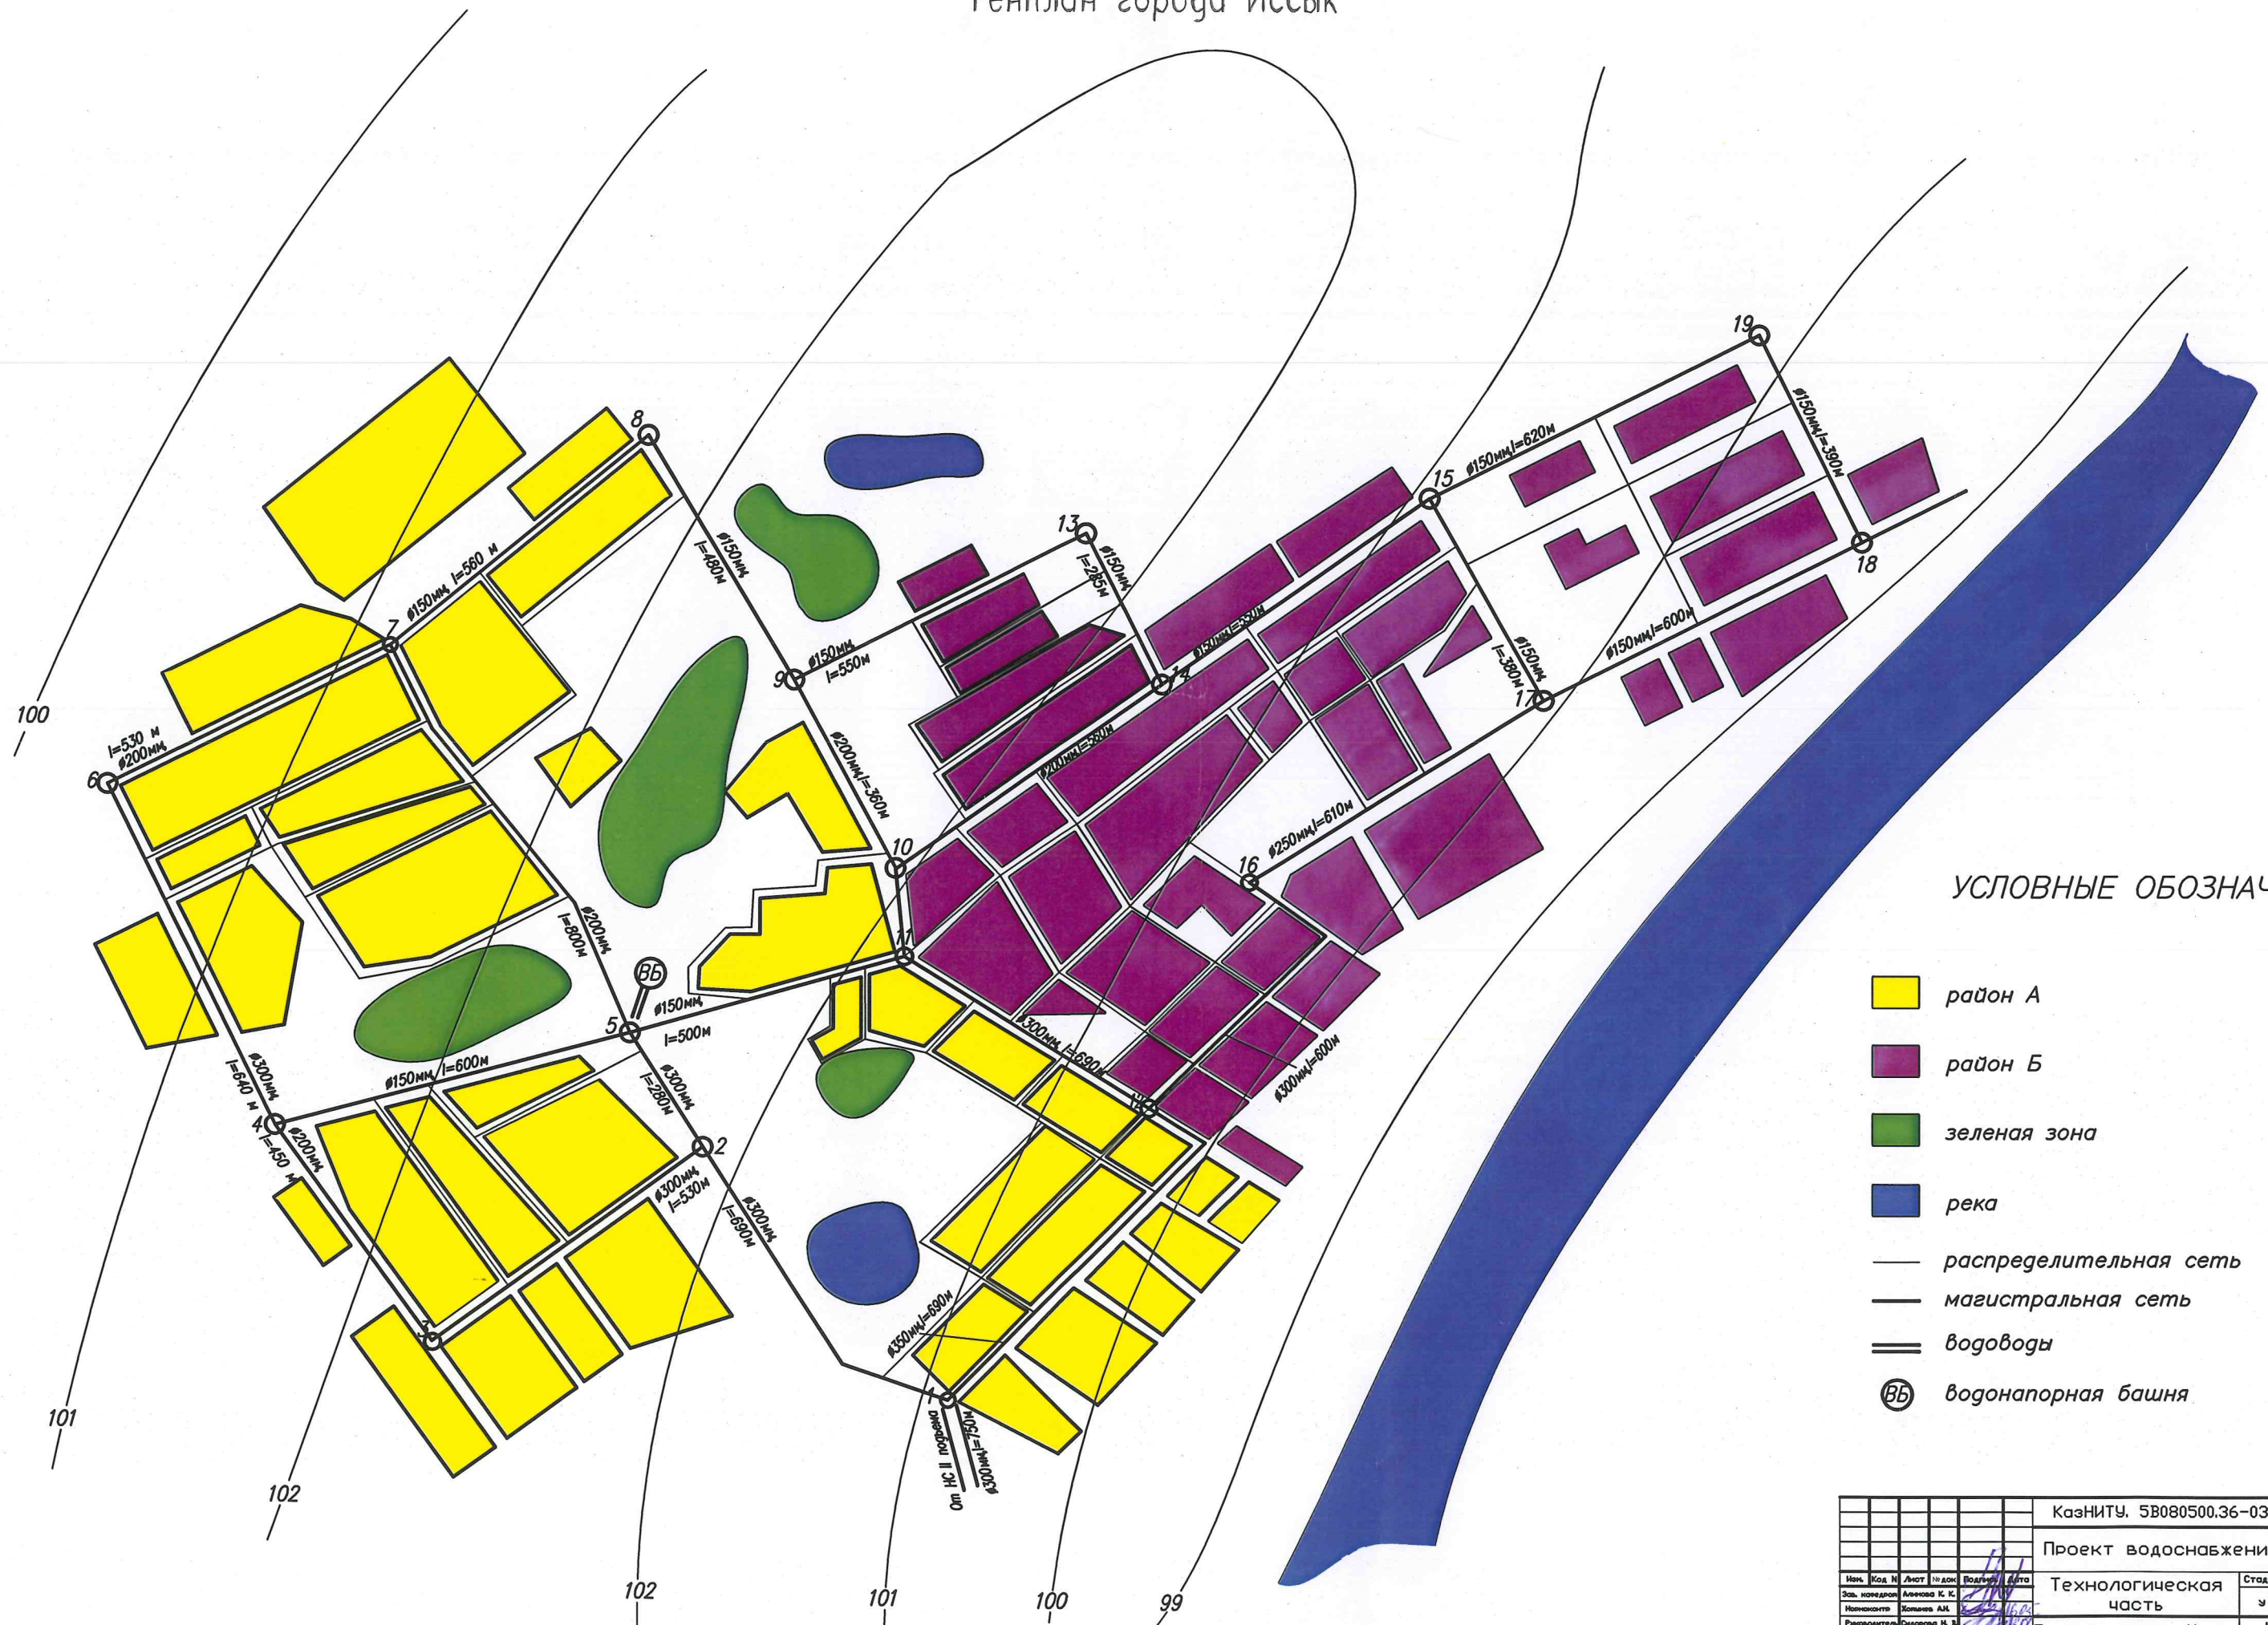


УСЛОВНЫЕ ОБОЗНАЧЕНИЯ


- район А
- район Б
- зеленая зона
- река
- распределительная сеть
- магистральная сеть
- водоводы
- ВВ водонапорная башня

КазНИТУ. 5В080500.36-03.080.2019.ДП					
Проект водоснабжения г. Иссык					
Изм.	Код	Лист	№ док	Подпись	Дата
Экз. номер	Исходник	Александр К. К.			
Исполнитель	Колесов А.Н.				
Руководитель	Осипов Н. З.				
Конструктор	Осипов Н. З.				
Детальщик	Колесов А.Н.				
Технологическая часть				Страница	Лист
				1	4
Генплан города Иссык				Институт АСИЗ	
М 1:10000				Кафедра ИСИС	
				ВРБ-15-1р	

Водозабор и насосная станция первого подъема

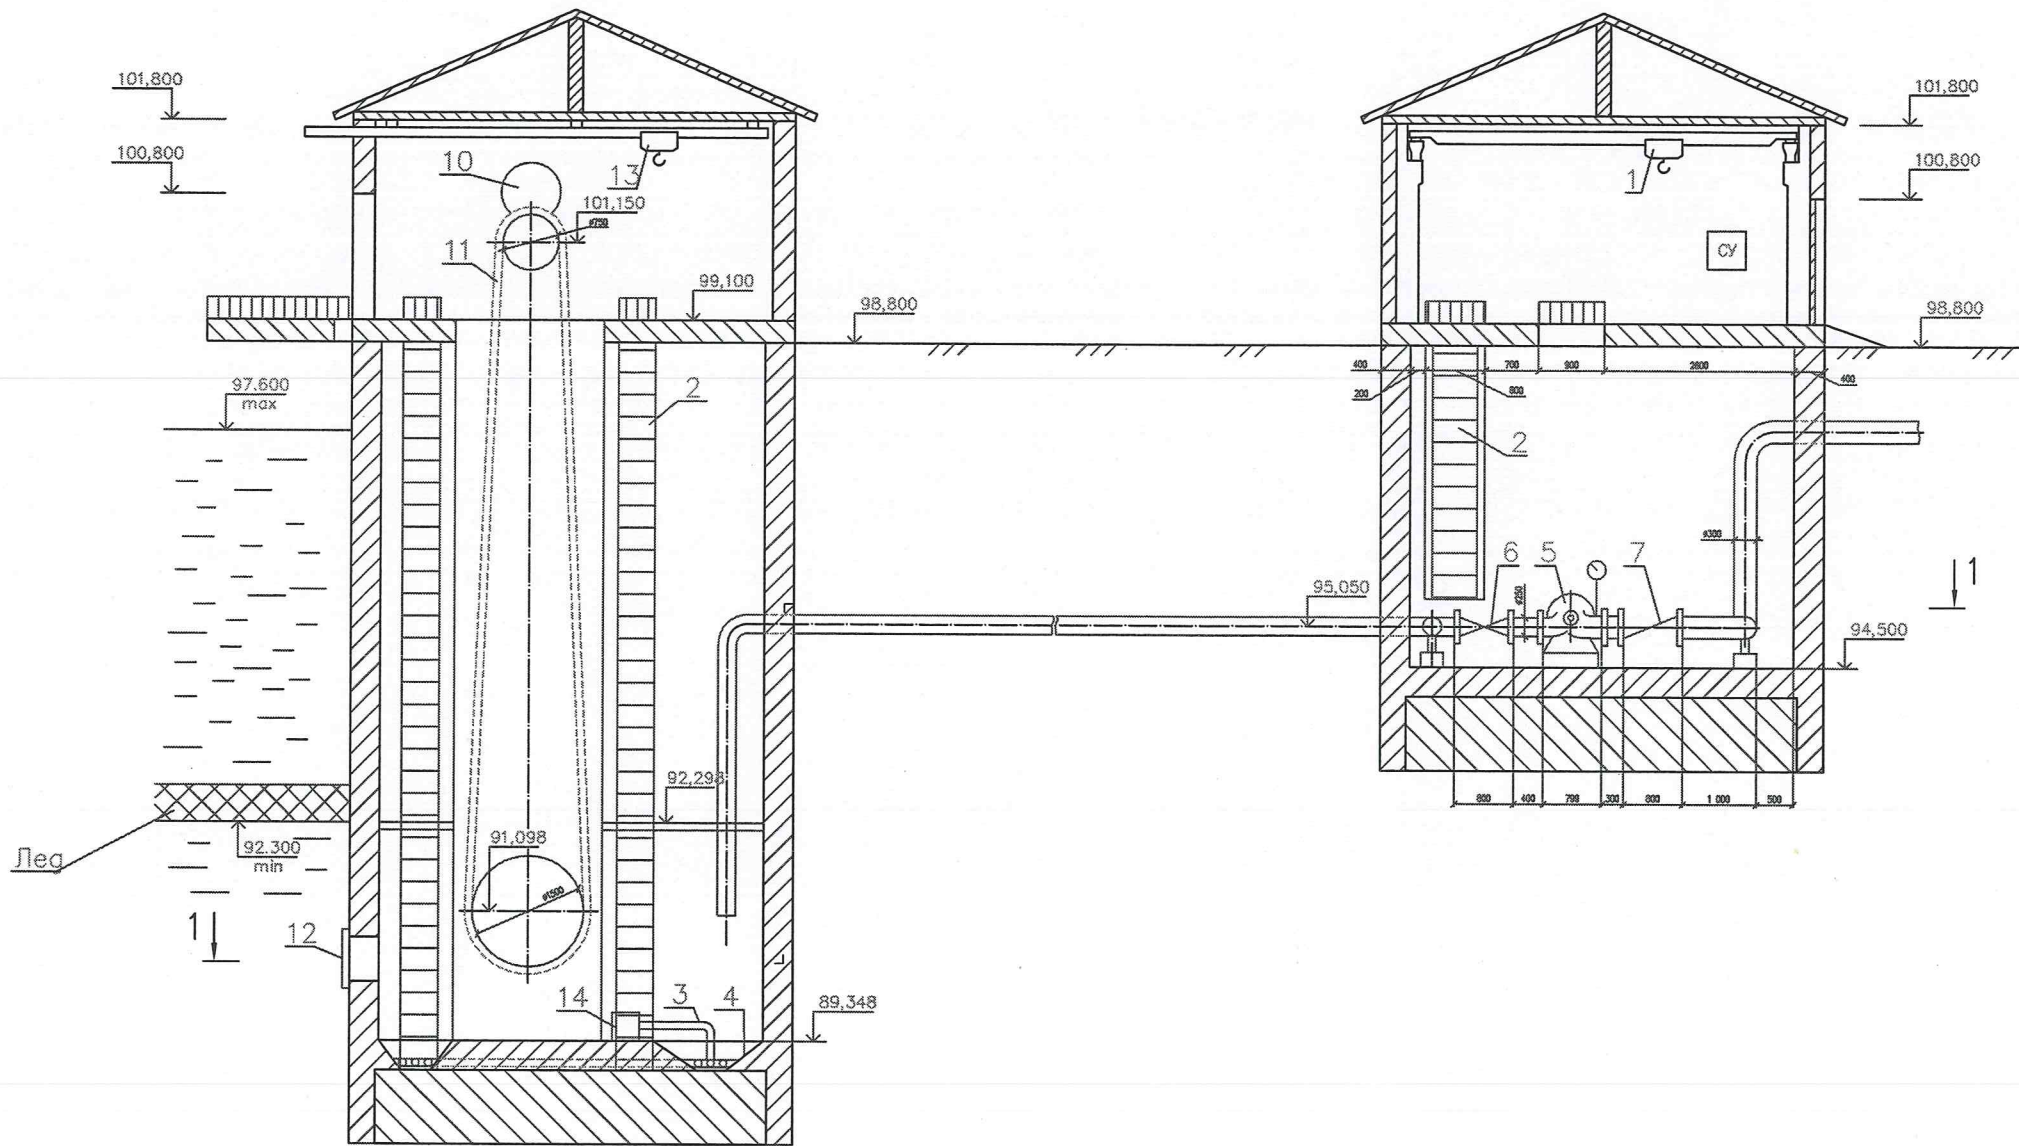


1-1

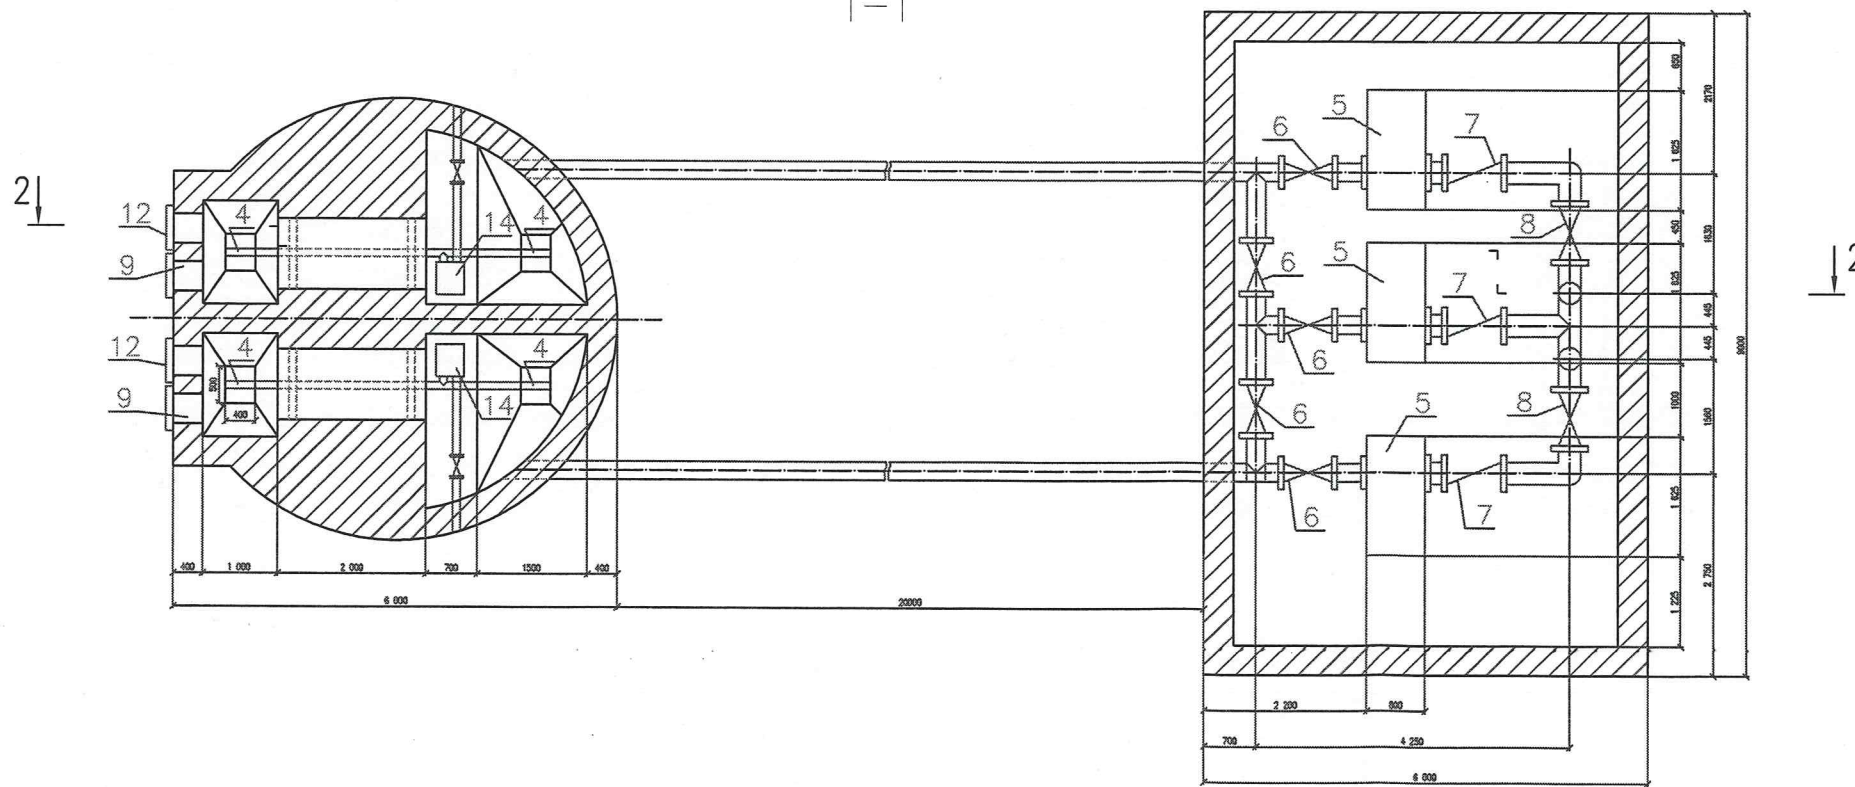



- 1 Кран—балка
- 2 Лестница
- 3 Трубопровод для отвода осадка
- 4 Прямок
- 5 Насос Д200—36
- 6 Задвижка 250 мм
- 7 Обратный клапан
- 8 Задвижка 300 мм
- 9 Водоприемное окно 0,6х0,4
- 10 Двигатель сороудерживающих сеток
- 11 Сороудерживающие сетки
- 12 Решетка 0,8х0,6
- 13 Таль 100 кг
- 14 Насос для откачки осадка

					КазНИТУ. 58080500.36-03.080.2019.ДП								
					Проект водоснабжения г. Исык								
					Технологическая часть								
					<table><tr><td>Стадия</td><td>Лист</td><td>Листов</td></tr><tr><td>у</td><td>2</td><td>4</td></tr></table>			Стадия	Лист	Листов	у	2	4
Стадия	Лист	Листов											
у	2	4											
					Водозбор и насосная станция первого подъема								
					Институт АсиЗ Каедрa ИСИ ВРБ-15-10								


Реагентное хозяйство

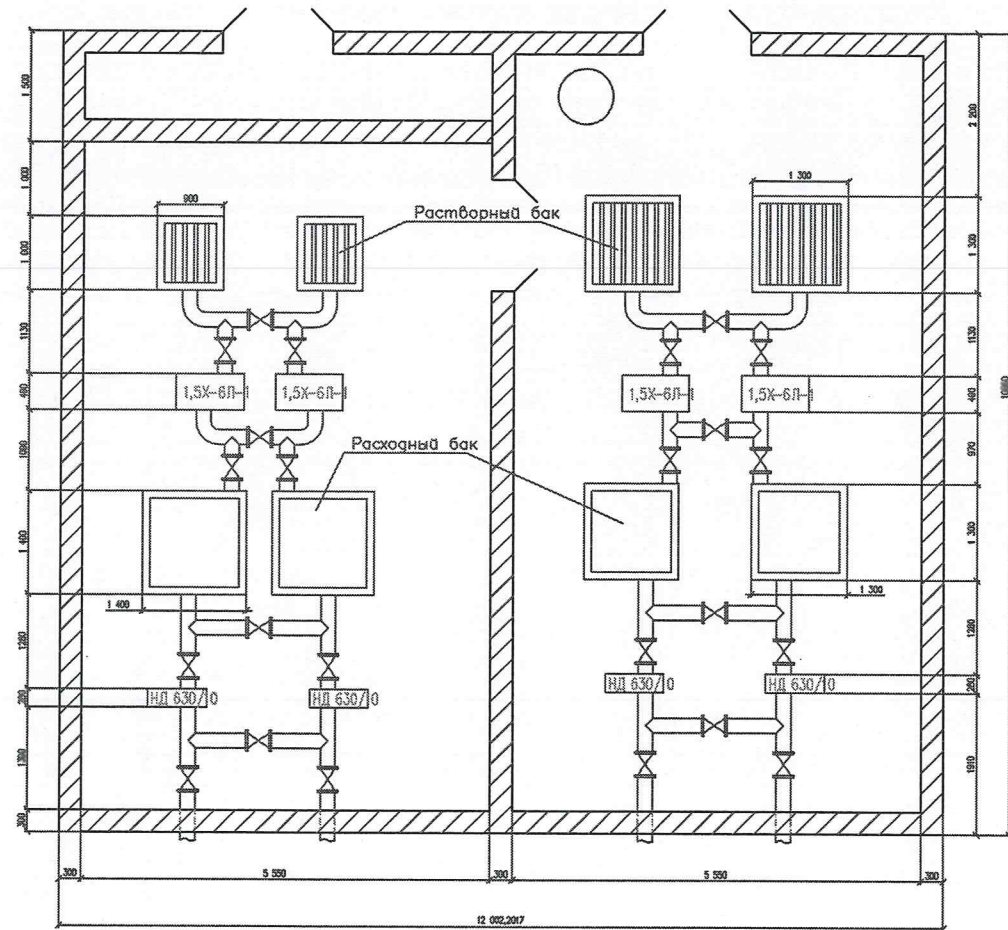


Растворный бак

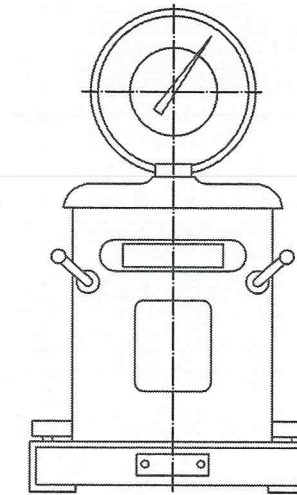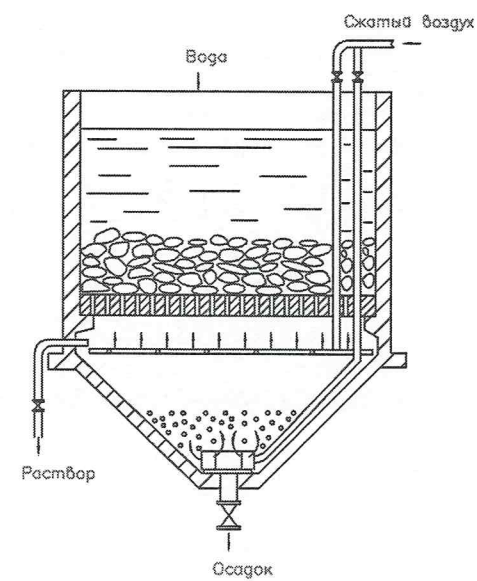

Весы

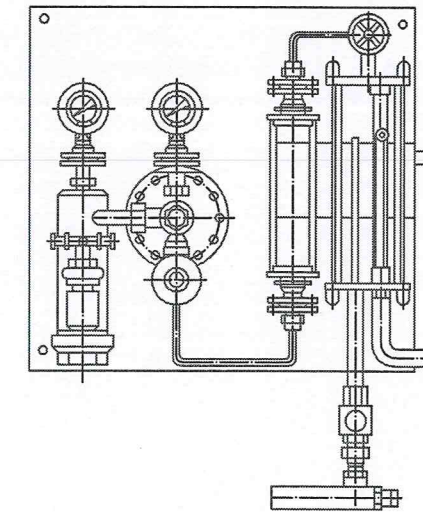


Хлоратор ЛОНИИ-100

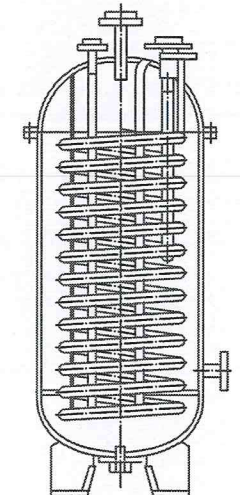

Испаритель

Расходный бак

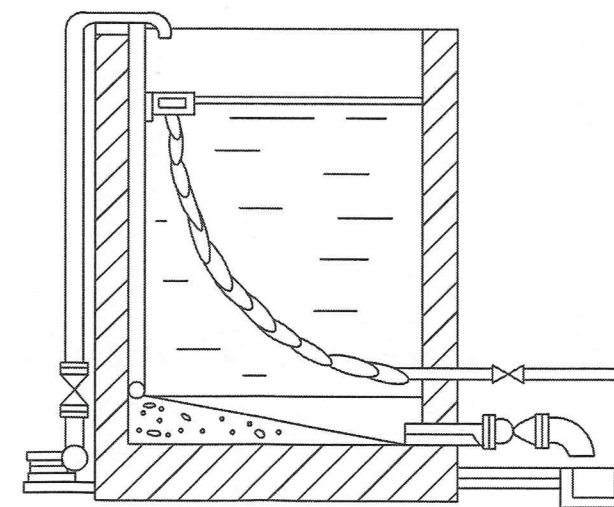

КазНИТУ. 5В080500.36-03.080.2019.ДП									
Проект водоснабжения г. Иссык									
Изм.	Код	И	Лист	№ док.	Подпись	Дата	Технологическая часть		
Зам. начальника	Алиева К. К.						Страница	Лист	Листов
Начальник	Халилов А. М.						У	3	4
Разработчик	Сидорова Н. В.						Реагентное хозяйство		
Надзорщик	Сидорова Н. В.								
Дизайнер	Каримов А. Т.						Институт АСИЗ Кафедра ИСИС ВРБ-15-1р		

Резервуар чистой воды емкостью 2200 м






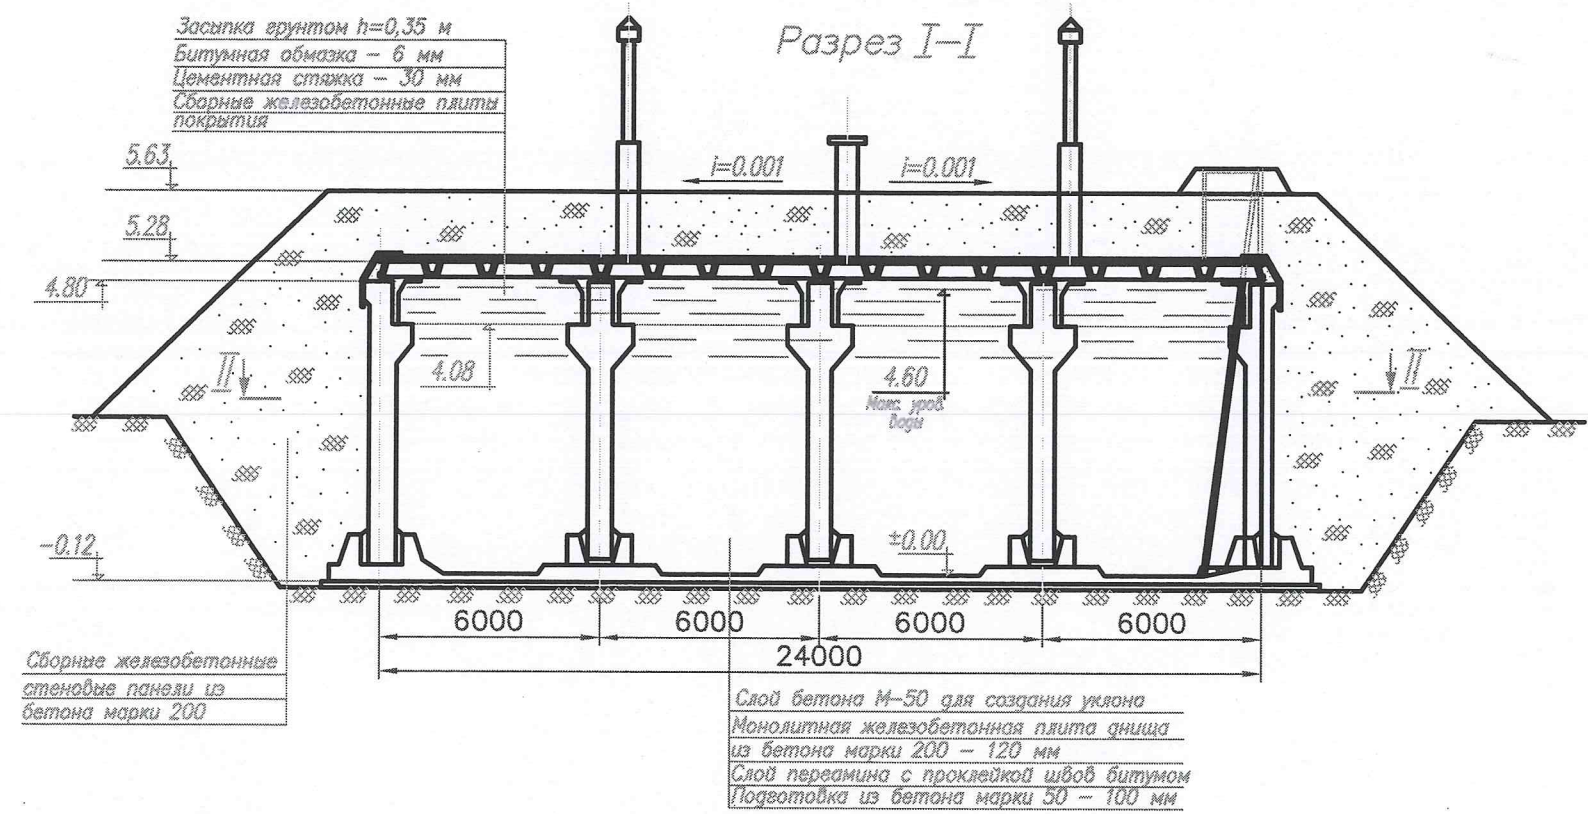


Схема уклонов дна

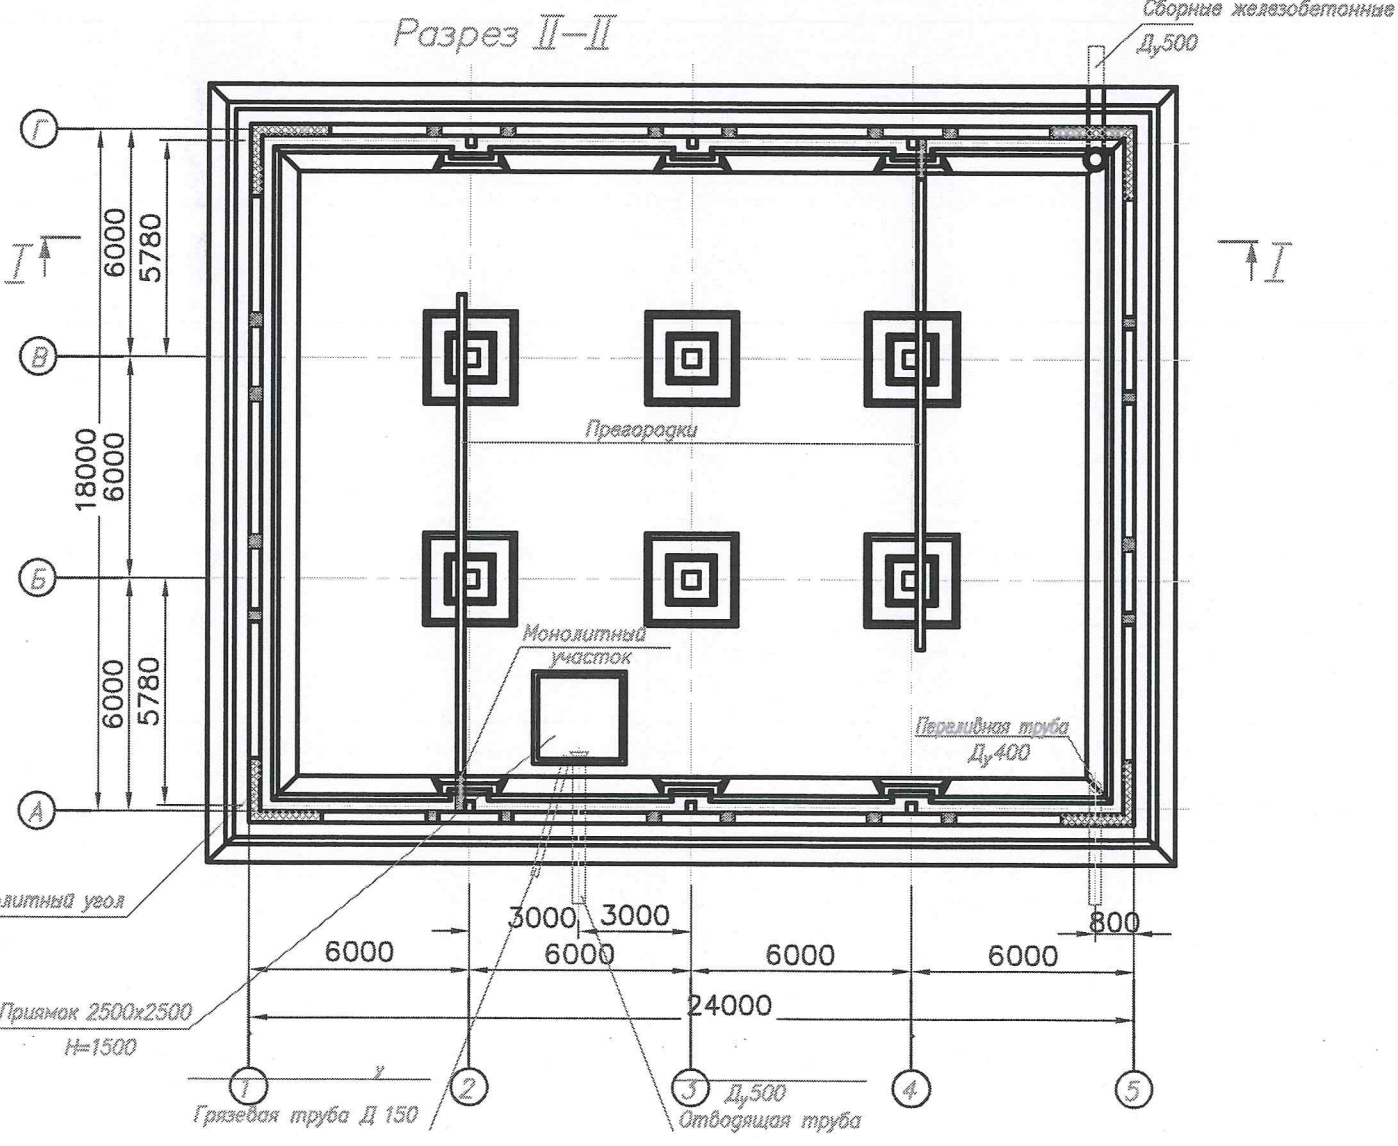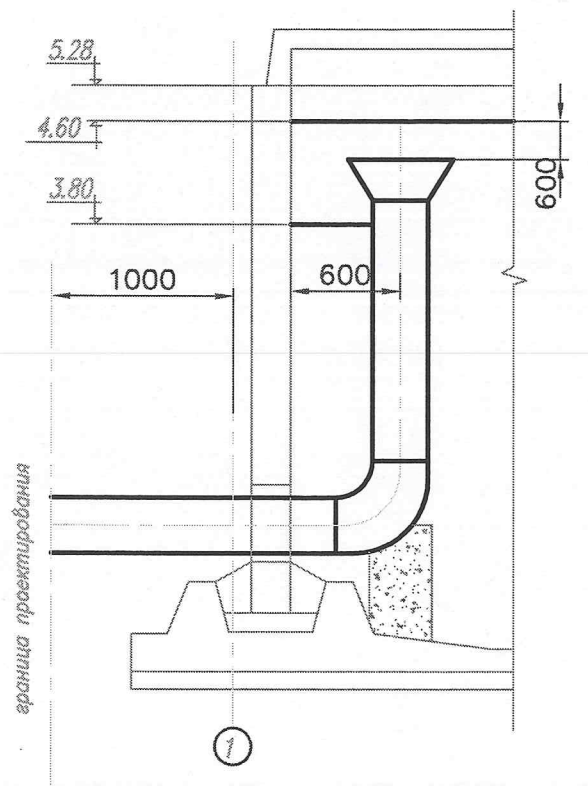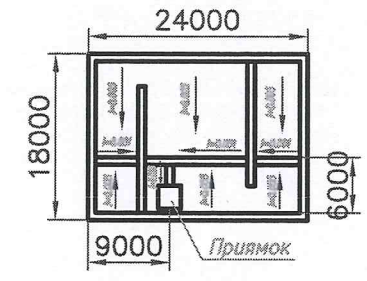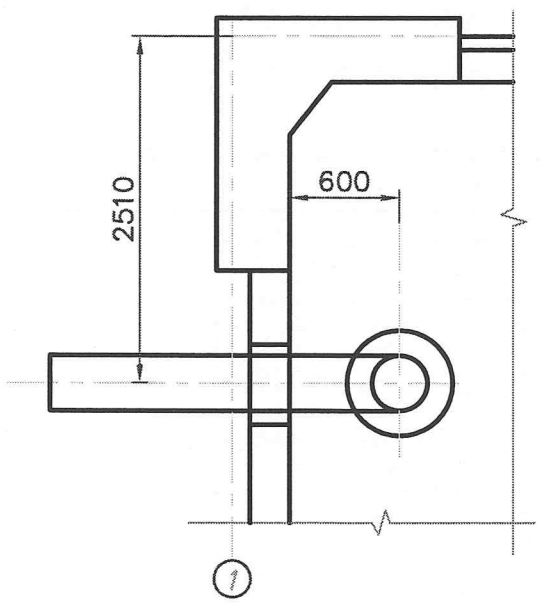

План покрытия

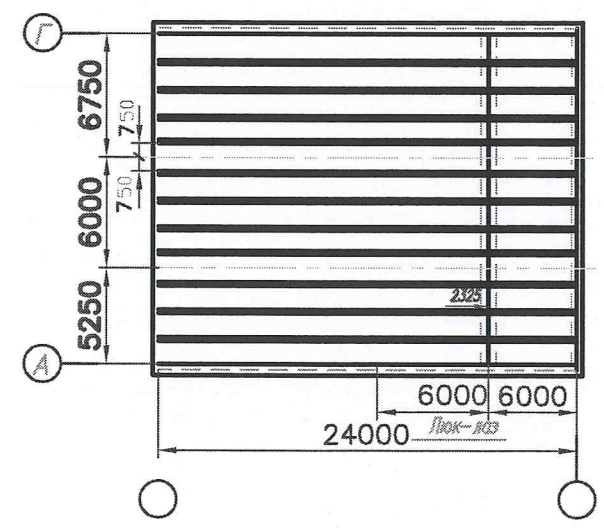

КазНИТУ. 5В080500.36-03.080.2019.ДП									
Проект водоснабжения г. Иссык									
Ист.	Код	Лист	Изд.	Подпись	Дата	Технологическая часть		Страница	Листов
Зам. начальника	Александр Е. К.					у		4	4
Надзорщик	Хасанов А. И.					Резервуар чистой воды емкостью 2200 м		Институт АСИС	
Конструктор	Османов Н. В.					Кафедра ИСИС		ВРБ-15-1а	
Детальщик	Каримов А. Т.								