

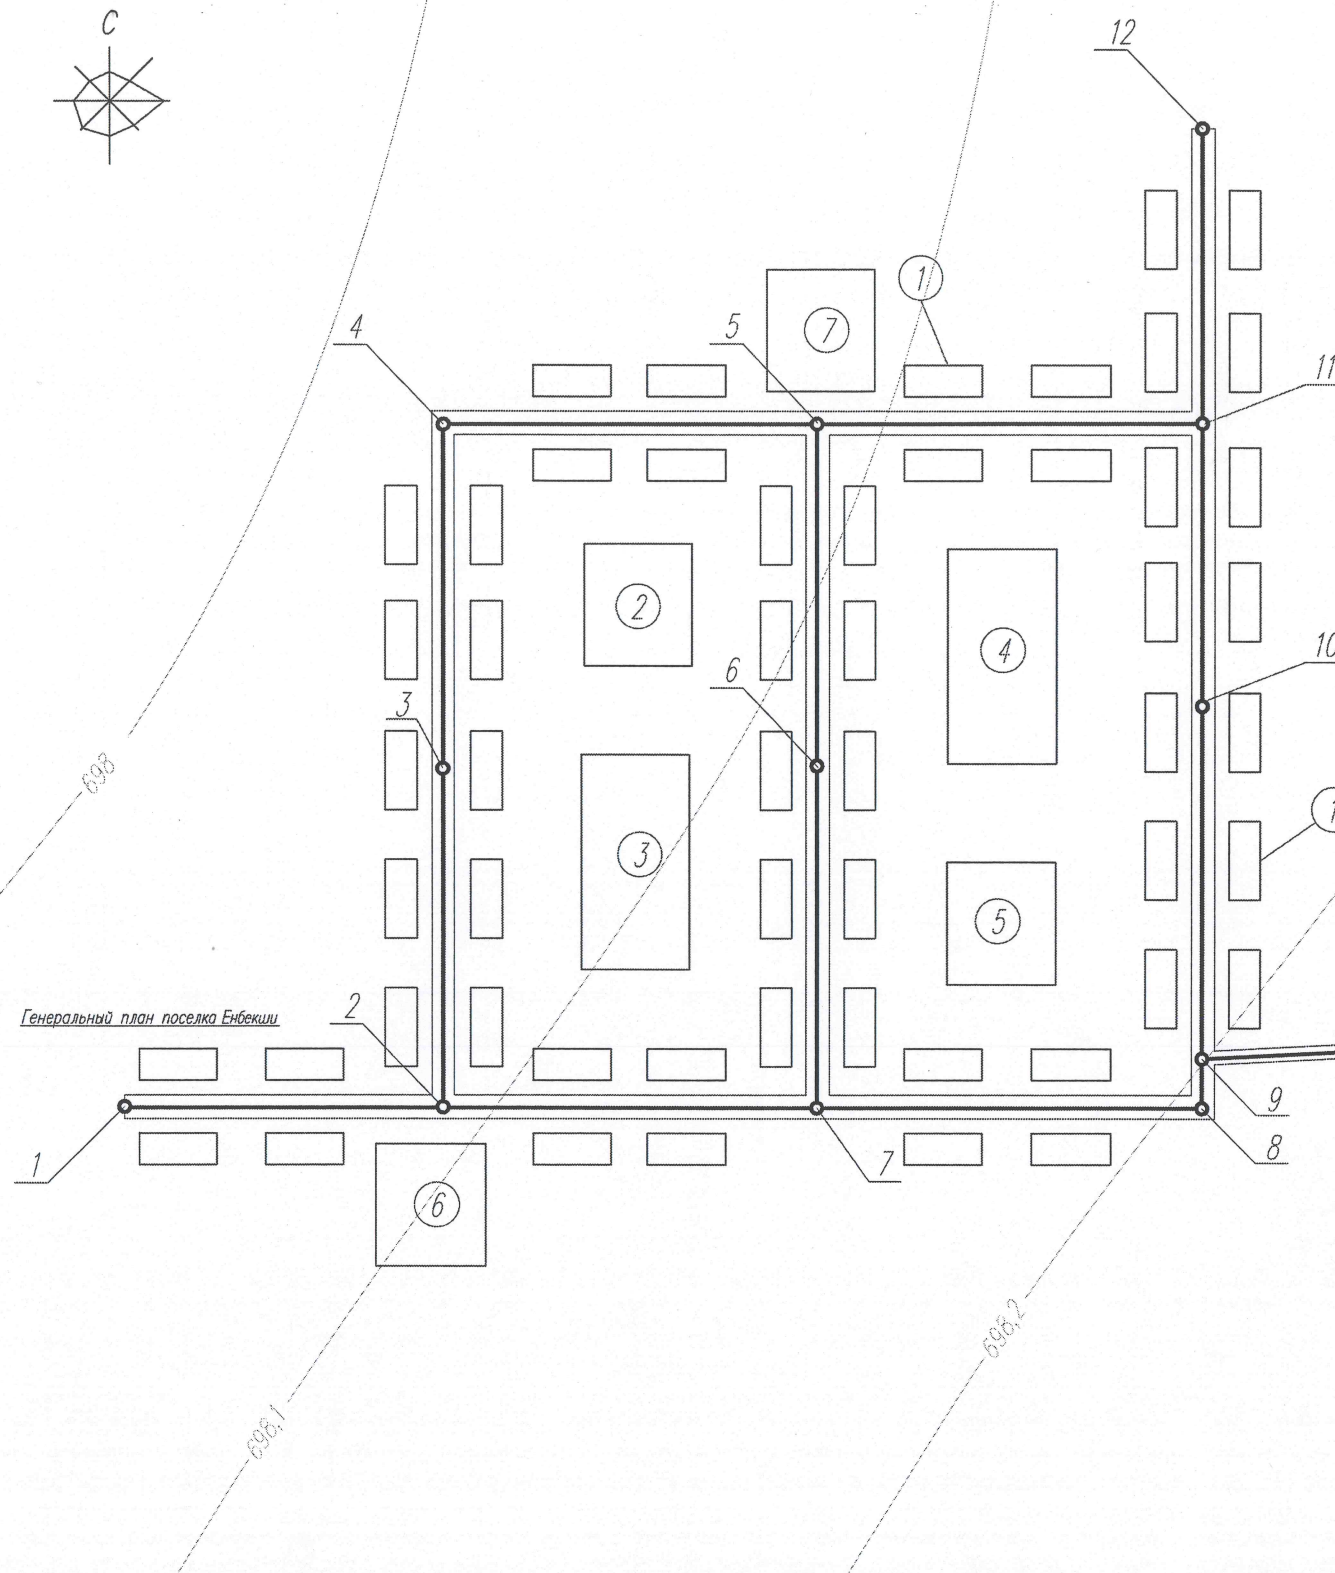


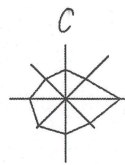

 
Наименование зданий и сооружений

Поз	Наименование	К-во
1	Жилые дома	98
2	Дом культуры	1
3	Школа	1
4	Поликлиника	1
5	Мастерские для ремонта сельскохозяйственной техники	2
6	Кормоцех	1
7	Дом культуры	1
8	Водозабор	2

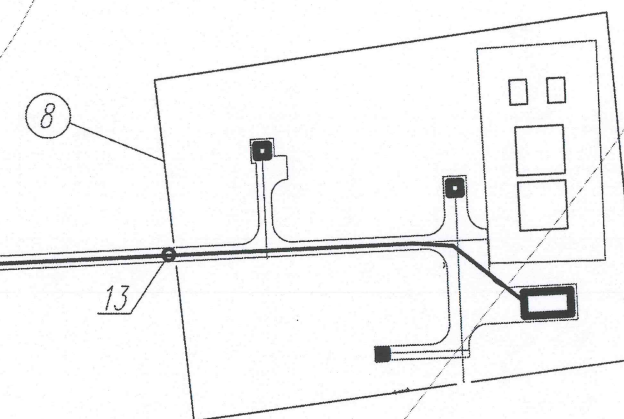


Генеральный план поселка Енбекши

Поз	Наименование
—	Границы улиц
—	Водопроводная сеть
○	Водопроводные колодцы с номером участка

					КазНИТУ,5B080500.36-03.130.2019 ДП			
					Водоснабжение поселка Енбекши Алматинской области			
Изм	Лист	Ф.И.О.	Подпись	Дата	Технологическая часть	Стадия	Лист	Листов
Зав.Кафедрой	Алимова К.К.					У	1	3
Нар.контроль	Кульдеева Э.М.							
Руководитель	Кульдеева Э.М.							
Консультант	Кульдеева Э.М.							
Дипломник	Умбетова А.Т.				Генеральный план поселка Енбекши	Институт АСУ кафедра ИСиС ВРБ-15-2р		

Принципиальная схема водоснабжения поселка Енбекши.

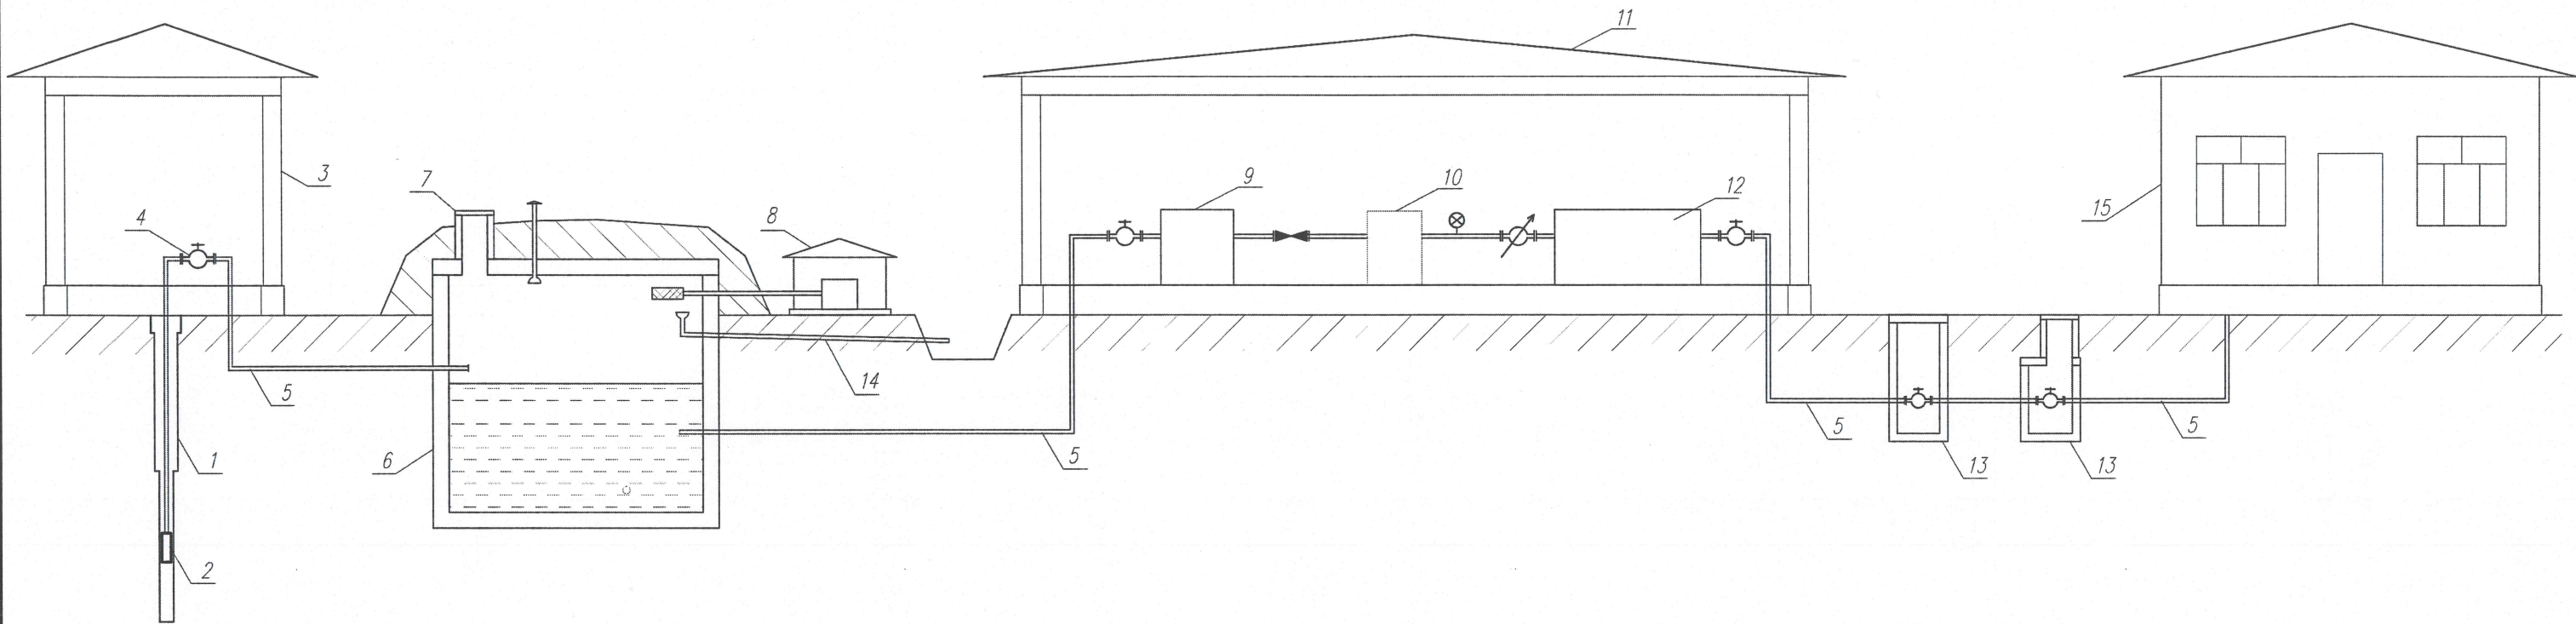



Наименование зданий и сооружений

Поз	Наименование	К-во	Примечание
1	Скважина	2	
2	Электронасосный агрегат с фильтром	2	ЭЦВ 6-25-90
3	Насосная станция 1-го подъема	2	КПФ-1
4	Технологическое оборудование насосной станции 1-го подъема	2	
5	Подводящие трубопроводы	12	
6	Резервуар 400 м³	2	
7	Люк резервуара	2	
8	Фильтр-пескоотделитель	2	
9	Обратноосмотическая установка	2	
10	Хлораторная	2	
11	Насосная станция 2-го подъема	1	
12	Технологическое оборудование насосной станции 2-го подъема	1	
13	Водопроводные колодцы	1	
14	Перфорированный трубопровод	1	
15	Жилые и административные здания поселка Енбекши	98	

Рабочий проект - "Водоснабжение населенного пункта Енбекши района Алматинской области",
разработан на основании действующих нормативных документов Республики Казахстан.
СНП РК 4.01-02-2001 "Водоснабжение. Наружные сети и сооружения".

 
					КазНИТУ,5В080500.36-03.130.2019 ДП			
					Водоснабжение поселка Енбекши Алматинской области			
Изм	Лист	Ф.И.О.	Подпись	Дата	Технологическая часть	Стадия	Лист	Листов
Зав.Кафедрой	Алимова К.К.					У	2	3
Нар.контроль	Кульдеева Э.М.							
Руководитель	Кульдеева Э.М.							
Консультант	Кульдеева Э.М.				Принципиальный план водоснабжения поселка Енбекши	Институт АСЦ кафедра ИСиС ВРБ-15-2р		
Дипломник	Умбетова А.Т.							

План резервуара на отметке +2,000

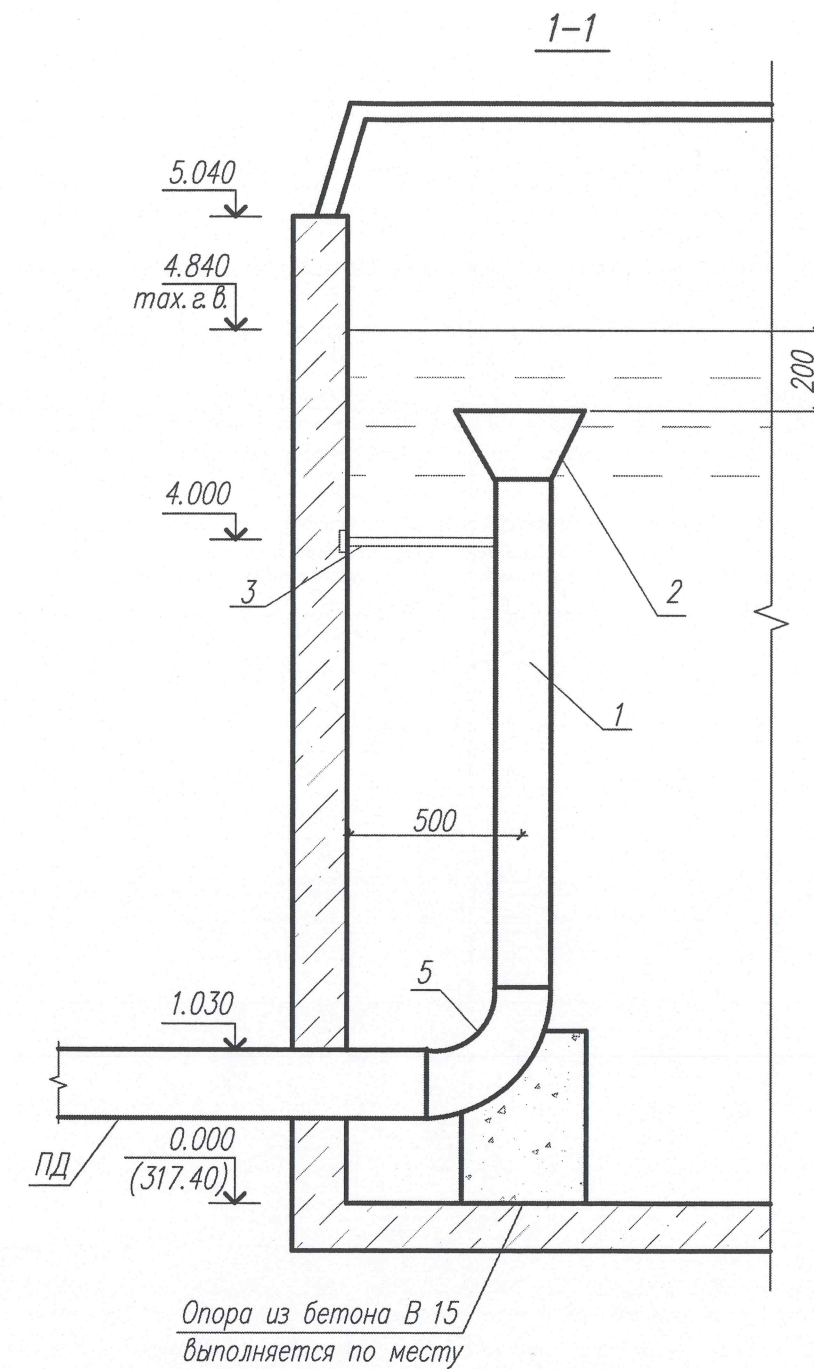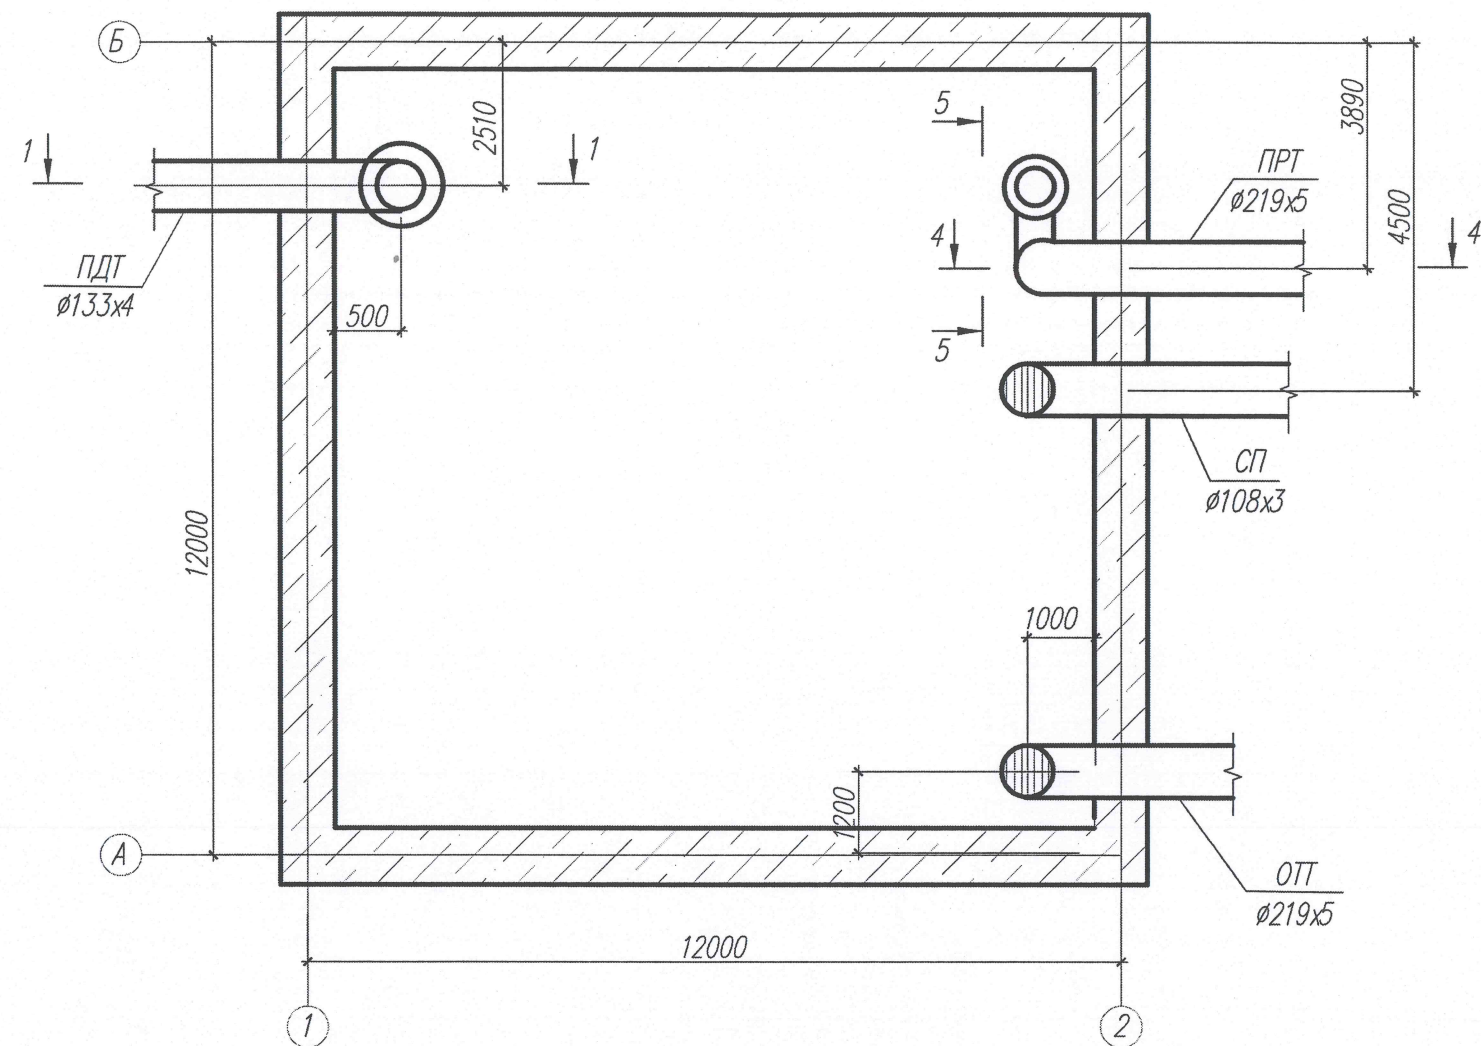

Спецификация (на подводящий трубопровод)

марка поз	Наименование	ГОСТ	Ед. изм.	Количество	Примечание
1	Труба стальная электросварная Ду=133x4	10704-91	м	5	
2	Воронка 300x500	изготовить на месте	шт	1	
3	Уголок 63x63x4 L=500 мм	8509-72	шт	1	
4	Полоса 6x50 s-2	103-76	шт	1	
5	Отвод 90 323.9x7.1	17375-2001	шт	1	

						КазНИТУ.5В080500.36-03.130.2019 ДП			
						Водоснабжение поселка Енбекши Алматинской области			
Изм	Лист	Ф.И.О.	Подпись	Дата					
Зав.Кафедрой		Алимова К.К.				Технологическая часть	Стадия	Лист	Листов
Нор.контроль		Кульдеева Э.М.					У	3	3
Руководитель		Кульдеева Э.М.							
Консультант		Кульдеева Э.М.							
Дипломник		Умбетова А.Т.				План. Проводящий трубопровод. Разрез	Институт АСЦ кафедра ИСиС ВРБ-15-2р		